


MAPA DO CELÓW PROJEKTOWYCH

SKALA 1:500

Układ odpisów: P-ETRE 89, Układ wpa. przekr. P-2000, strefe 6, 18, Układ wys.: P-KRON66-NH
 Sekcje mapy: 6, 198, 24, 18, 3, 3; 6, 198, 24, 18, 3; 1, 6, 198, 24, 18, 3; 4, 6, 198, 24, 18, 3; 2, 6, 198, 24, 18, 1, 4; 6, 198, 24, 18, 1, 3
 GKND, 6640912020

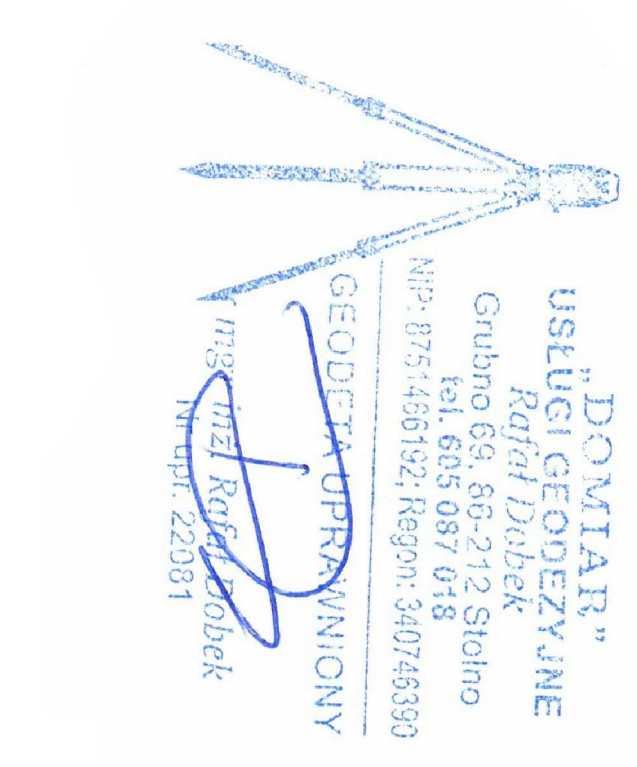

Geodeta w zawodzie	mgr inż. Sławomir Makuszak
Geodeta w zawodzie	mgr inż. Daniel Baski
Geodeta w zawodzie	mgr inż. Sławomir Makuszak
Geodeta w zawodzie	mgr inż. Daniel Baski
Geodeta w zawodzie	mgr inż. Sławomir Makuszak
Geodeta w zawodzie	mgr inż. Daniel Baski

LEGENDA

- Proj. sieć wod-kan wg odrębnego opracowania
- Proj. grawitacyjna sieć kanalizacji sanitarnej
- Proj. sieć wodociągowa
- Nr węzłów wodociągowych
- Proj. hydrant pożarowy nadziemny
- Proj. studnia rewersyjna Ø1200mm

Rysunek sporządzony na kopii mapy do celów projektowych opracowanej w technologii numerycznej wykonanej w ramach robót geodezyjnych i przyległej do zasoby.

Podlegającym zgodności kopii mapy do celów projektowych z oryginałem zgodnie z §8 ust. 1 rozporządzenia Ministra Transportu, Budownictwa i Gospodarki Morskiej z dnia 25 kwietnia 2012 w sprawie szczegółowego zakresu i formy projektu budowlanego (Dz. U. z 2012r. poz. 462 z późn. zm.)

mgr inż. Sławomir Makuszak
 mgr inż. Daniel Baski

INŻYNIERIA SANITARNA PROJEKTOWANIE PRACOWNIA PROJEKTOWO-INŻYNIERSKA		UL. RYNEK 25 40-001 CHELMNO TEL./FAX 0-54 6880455
TEMAT	Budowa sieci wodociągowej i kanalizacji sanitarnej w ulicy Biskiej w Chełmie - ETAP III	
INWESTOR	Gmina Miasto Chełmno ul. Dworcowa 1, 86-200 Chełmno	
PROJEKTOWAŁ	mgr inż. Sławomir Makuszak	14.02.2020
SPRAWDZIŁ	mgr inż. Daniel Baski	14.02.2020
OPRACOWAŁ	mgr inż. Daniel Baski	14.02.2020
LI2008	SKALA 1:500	NR RYS. 1